


PLANTA BAIXA DRENAGEM

DETALHE MEIO-FIO E SARJETA
S/ ESCALA

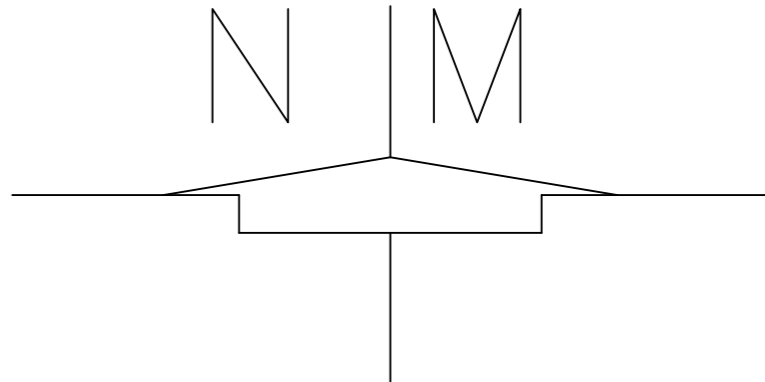

PROJETO BÁSICO		
CLIENTE: PREFEITURA MUNICIPAL DE ITAPEVA		
LOCAL: VIAS DO BAIRRO MANDU	MUNICÍPIO: EXTREMA-MG	
DATA: SETEMBRO / 2019	ÁREA TOTAL: XXXXX	ESCALA: 1: 750
MATEUS FERREIRA BAETA NEVES ENGENHEIRO CIVIL MUNICIPAL CREA 221866/D		FOLHA: 01/02