


PLANTA BAIXA DRENAGEM

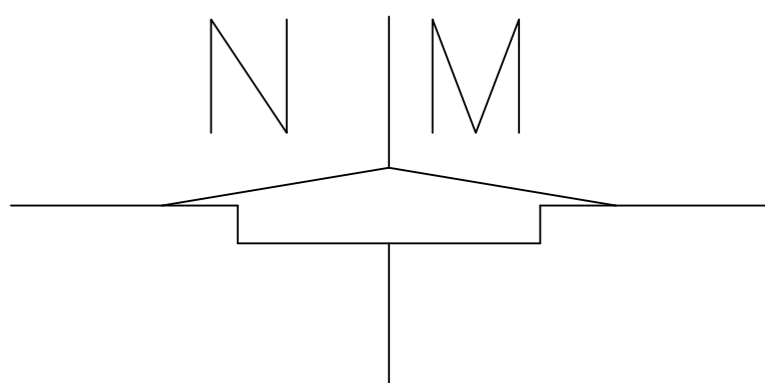

<b>PROJETO DRENAGEM</b>			
CLIENTE: PREFEITURA MUNICIPAL DE ITAPEVA			
LOCAL: VIAS DO BAIRRO MANDU		MUNICÍPIO: EXTREMA-MG	
DATA: SETEMBRO / 2019		ESCALA: 1: 750	
MATEUS FERREIRA BAETA NEVES ENGENHEIRO CIVIL MUNICIPAL CREA 221860/D		FOLHA: <b>02/02</b>	